



山岡町281号線測量設計 平面図

A1=1: 500
A3=1:1000

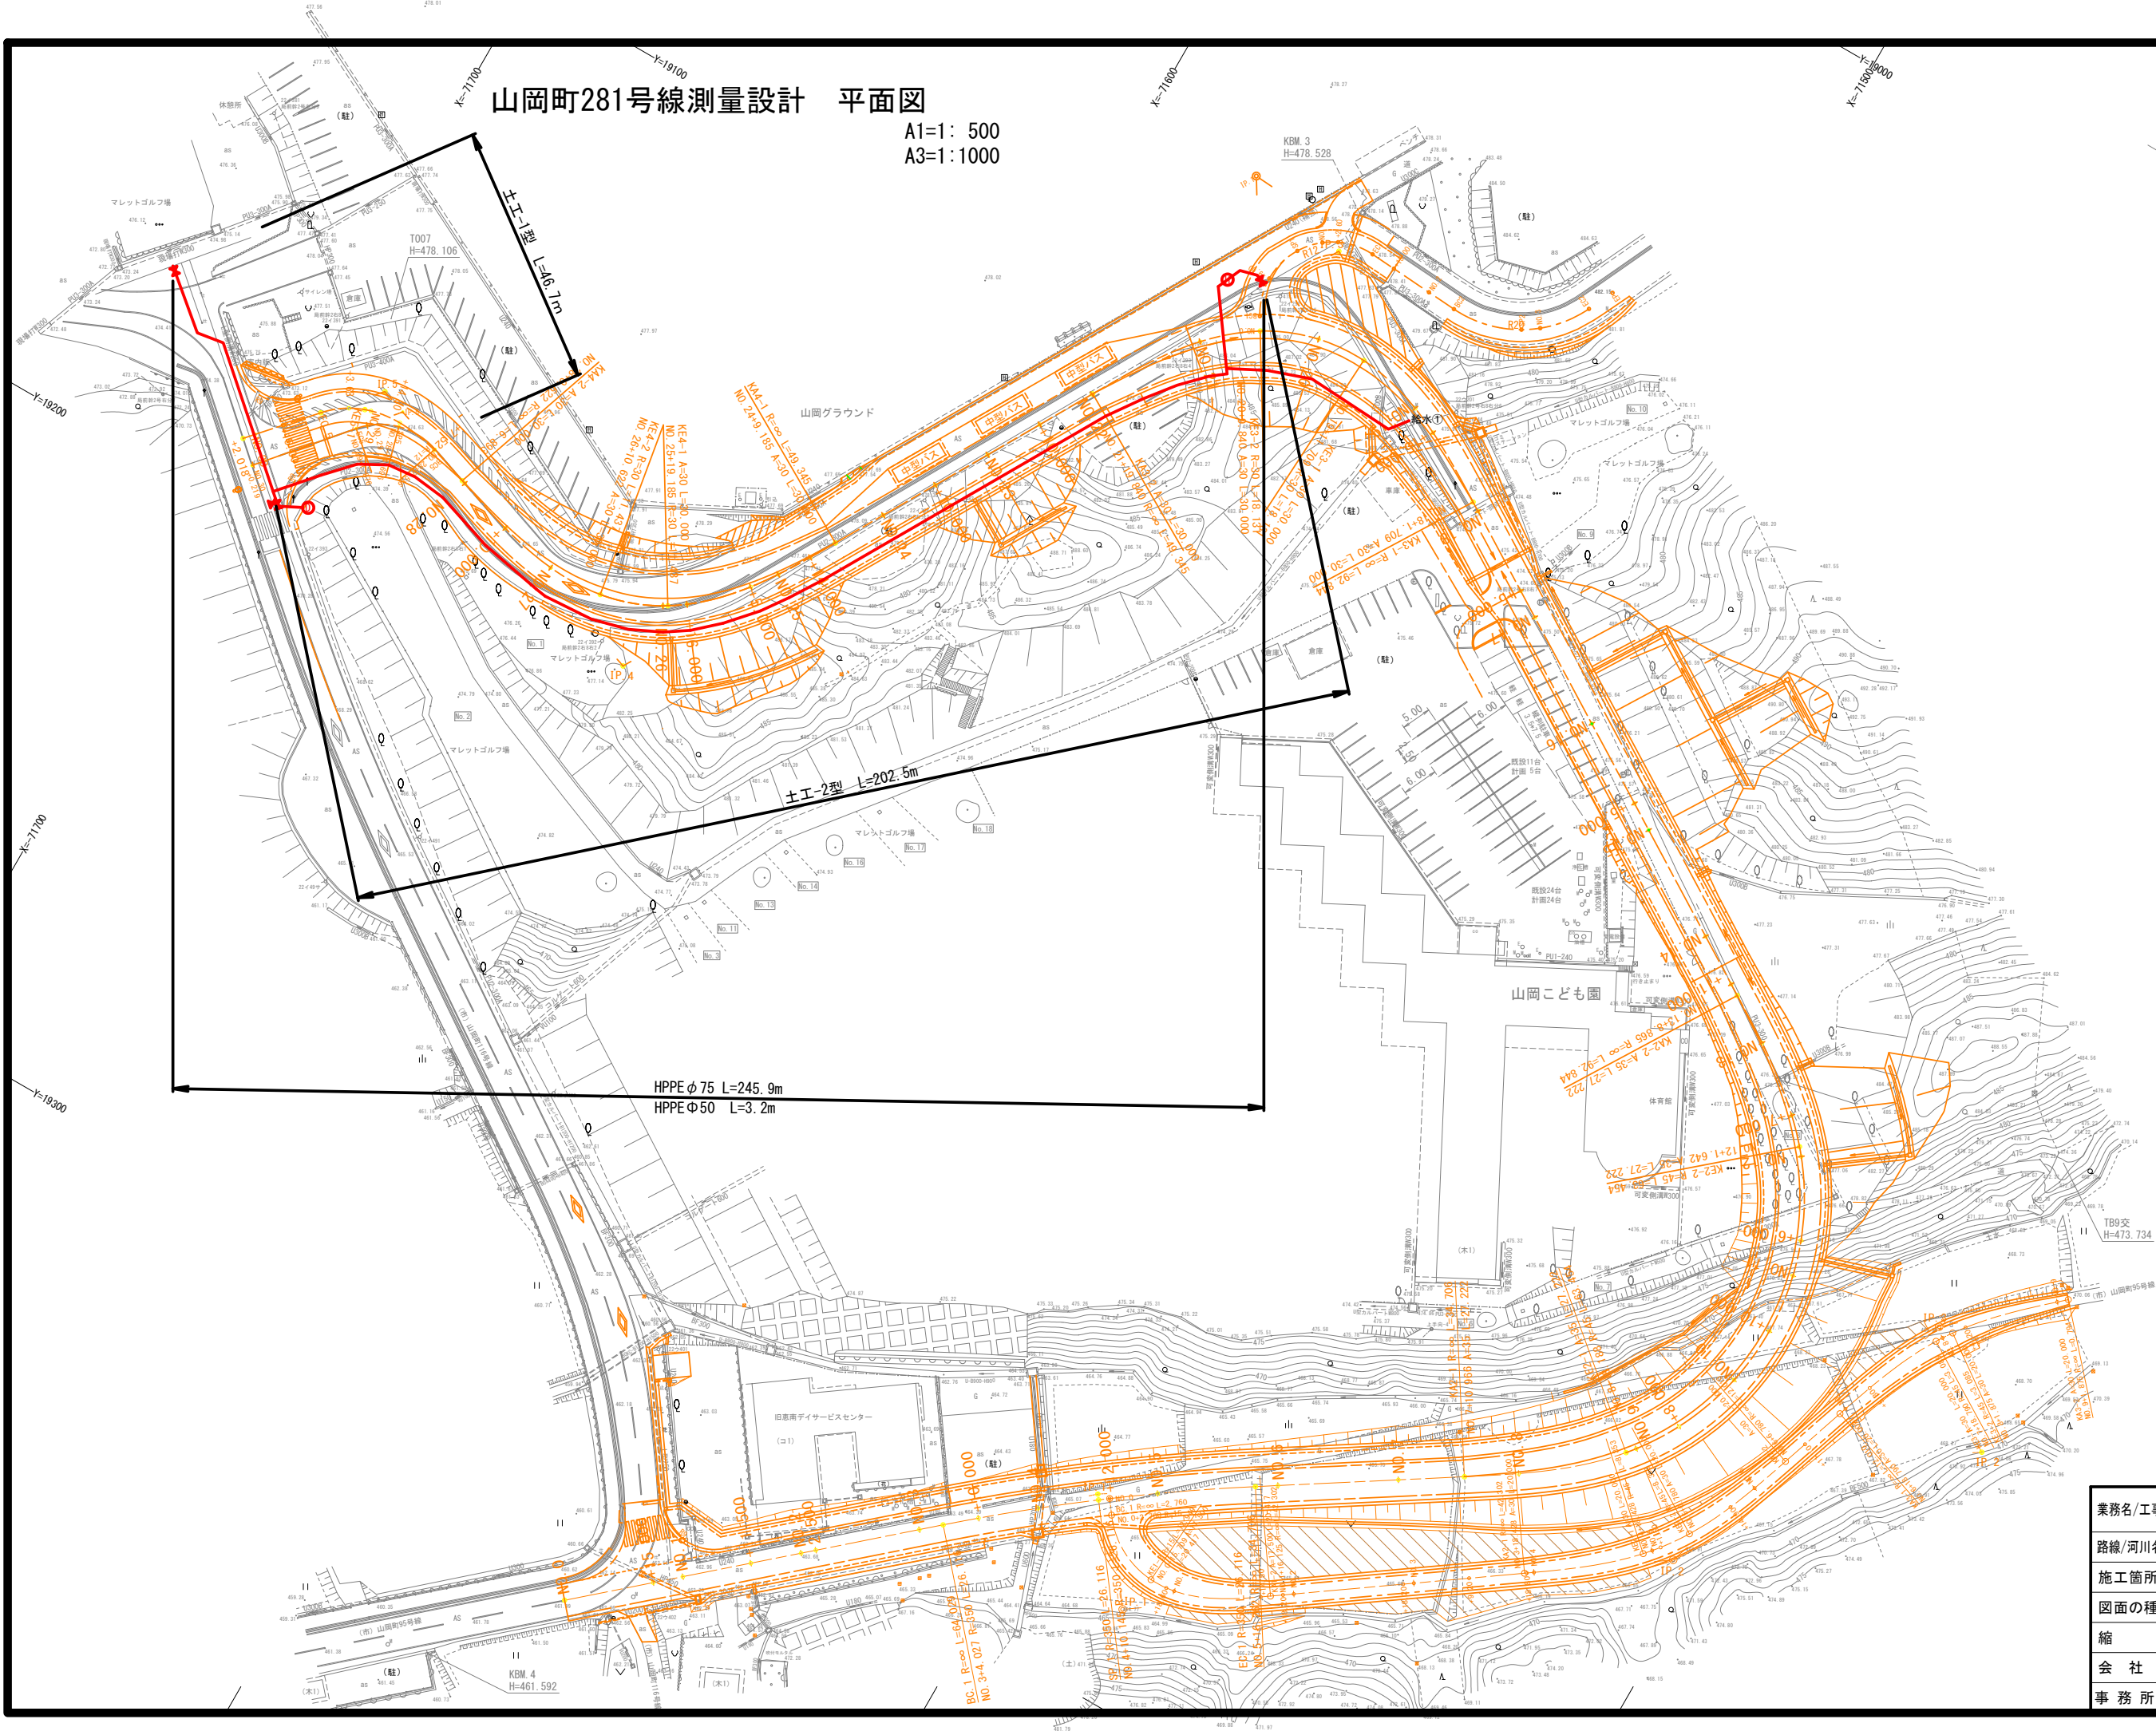


業務名/工事名	令和6年度 山岡町281号線測量設計業務		
路線/河川名等	(市) 山岡町281号線		
施工箇所名	恵那市山岡町下手向地内		
図面の種類	平面図		
縮 尺	A1=1: 500 A3=1:1000	図面番号	1 / 4
会 社 名	(株) 北辰測量設計		
事 務 所 名	恵 那 市		

管割図 (1)

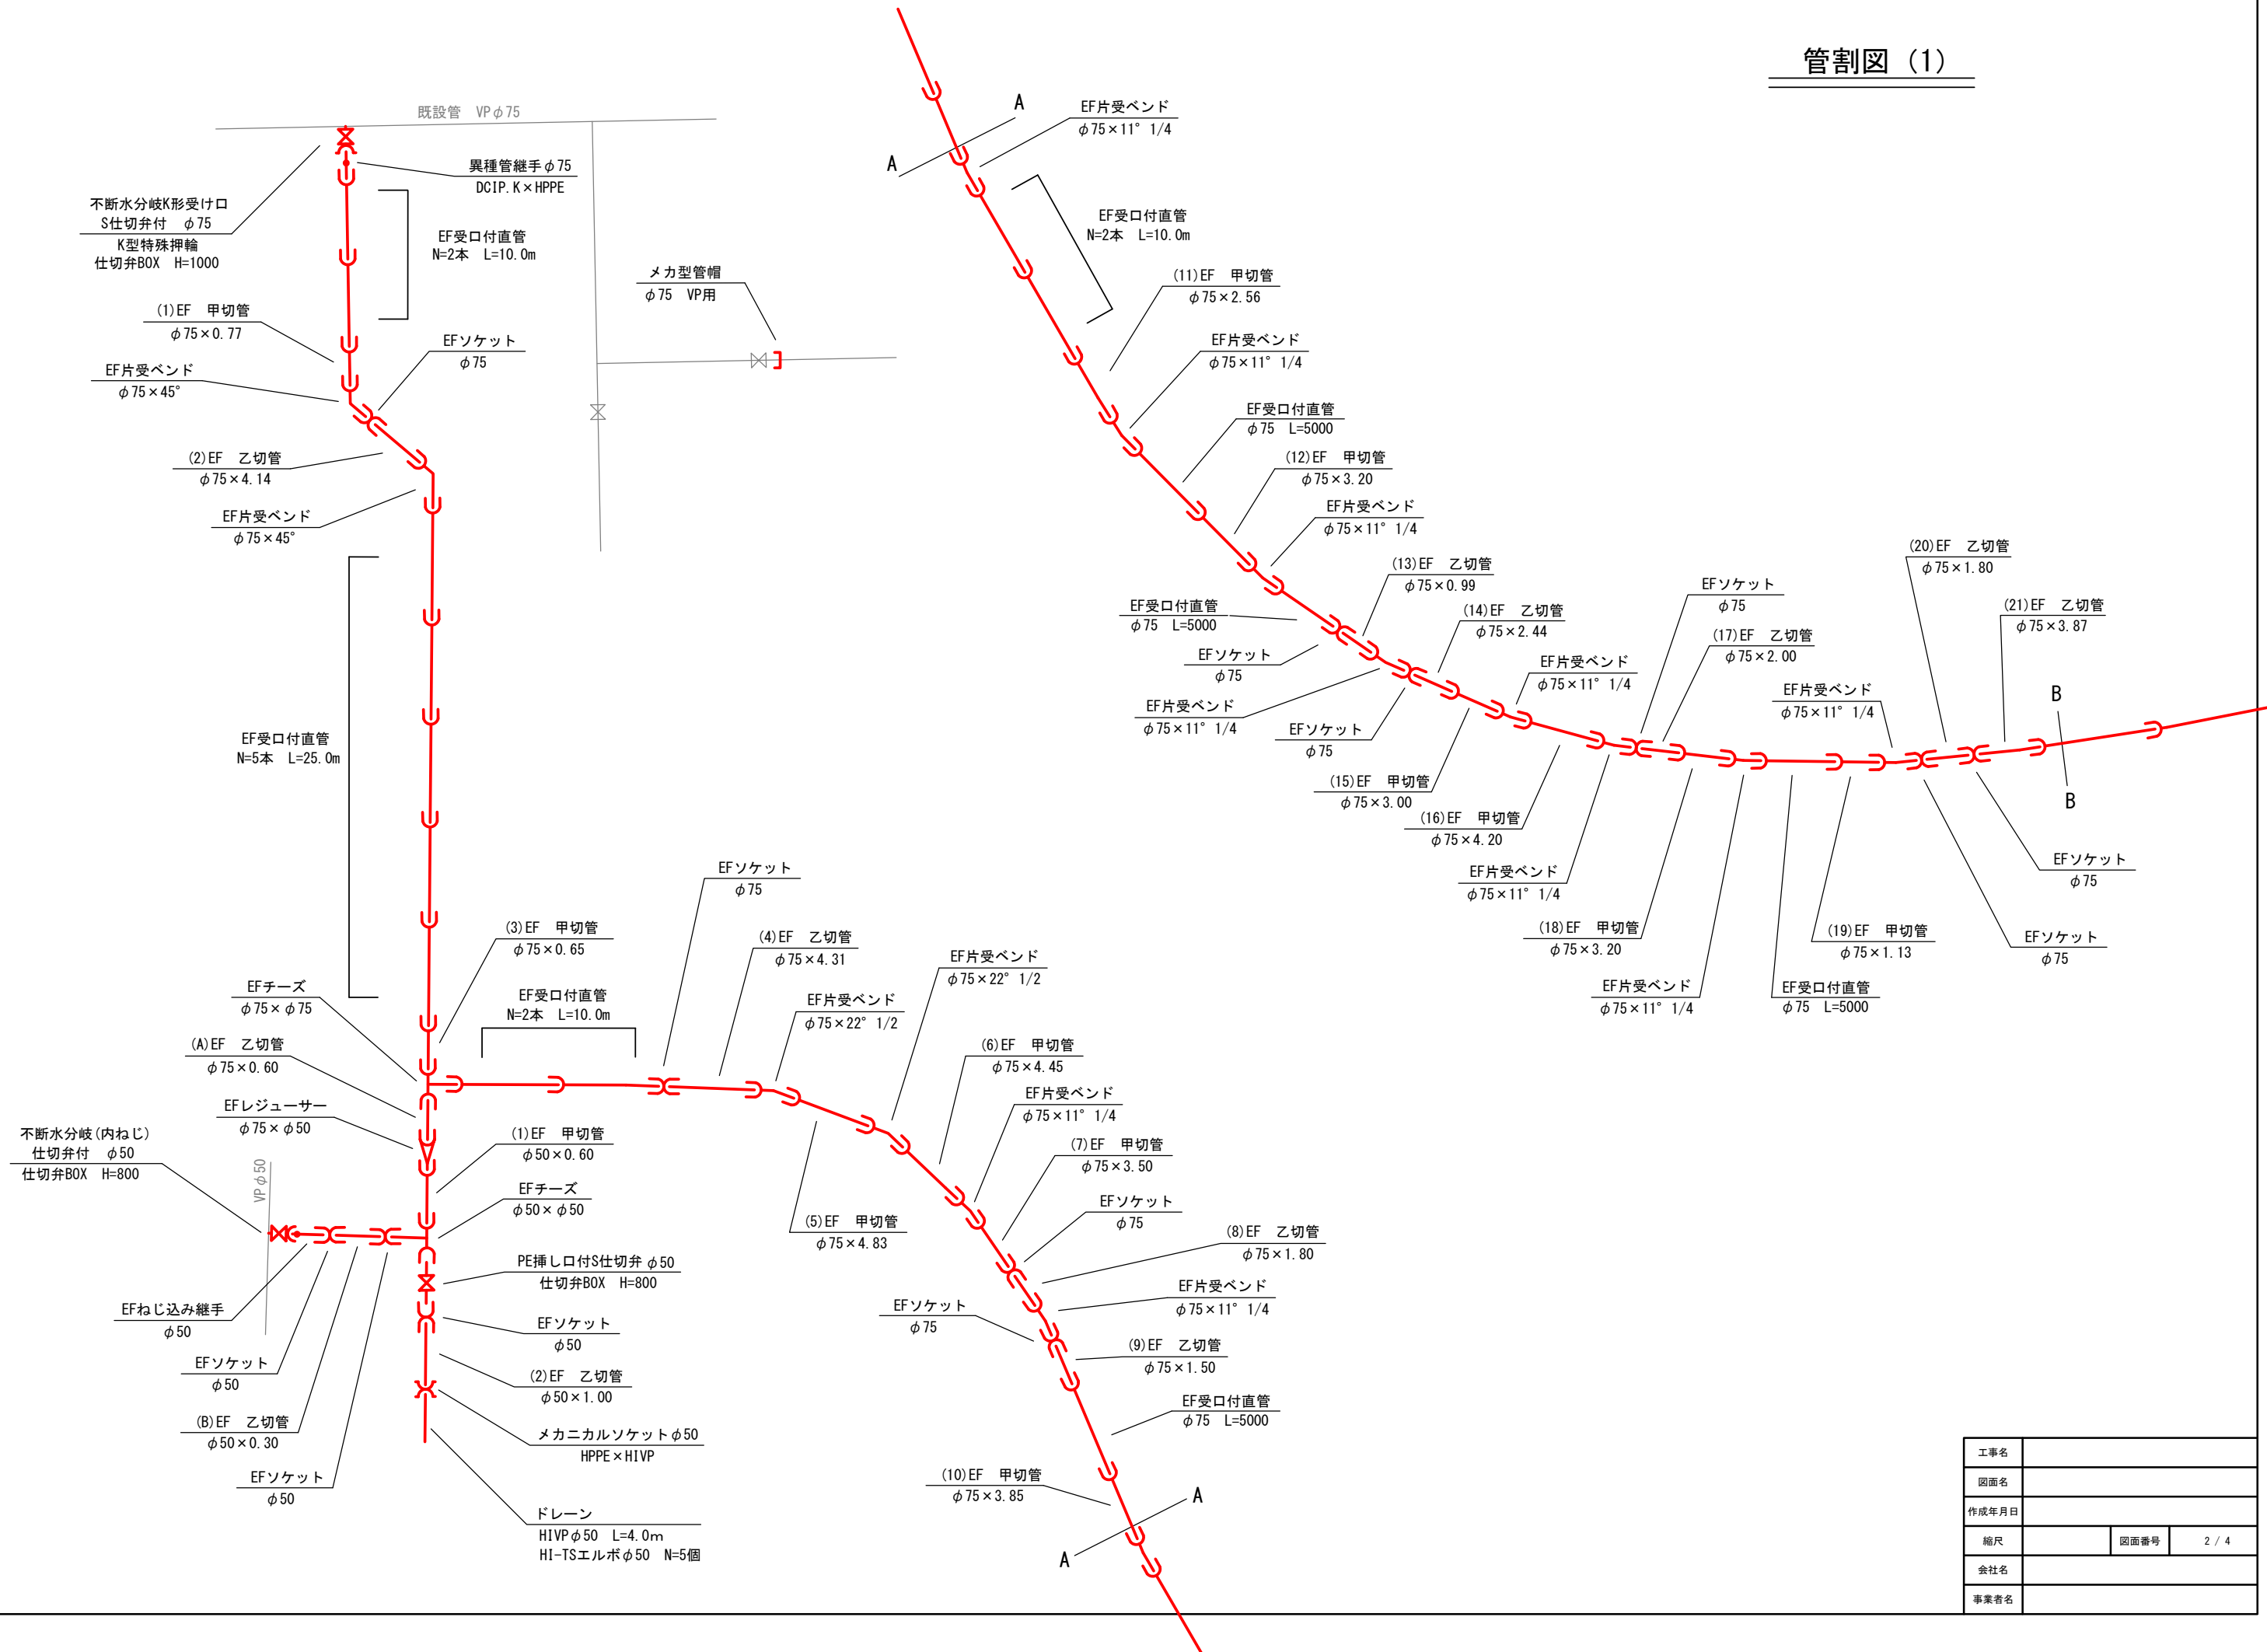


管割図 (2)

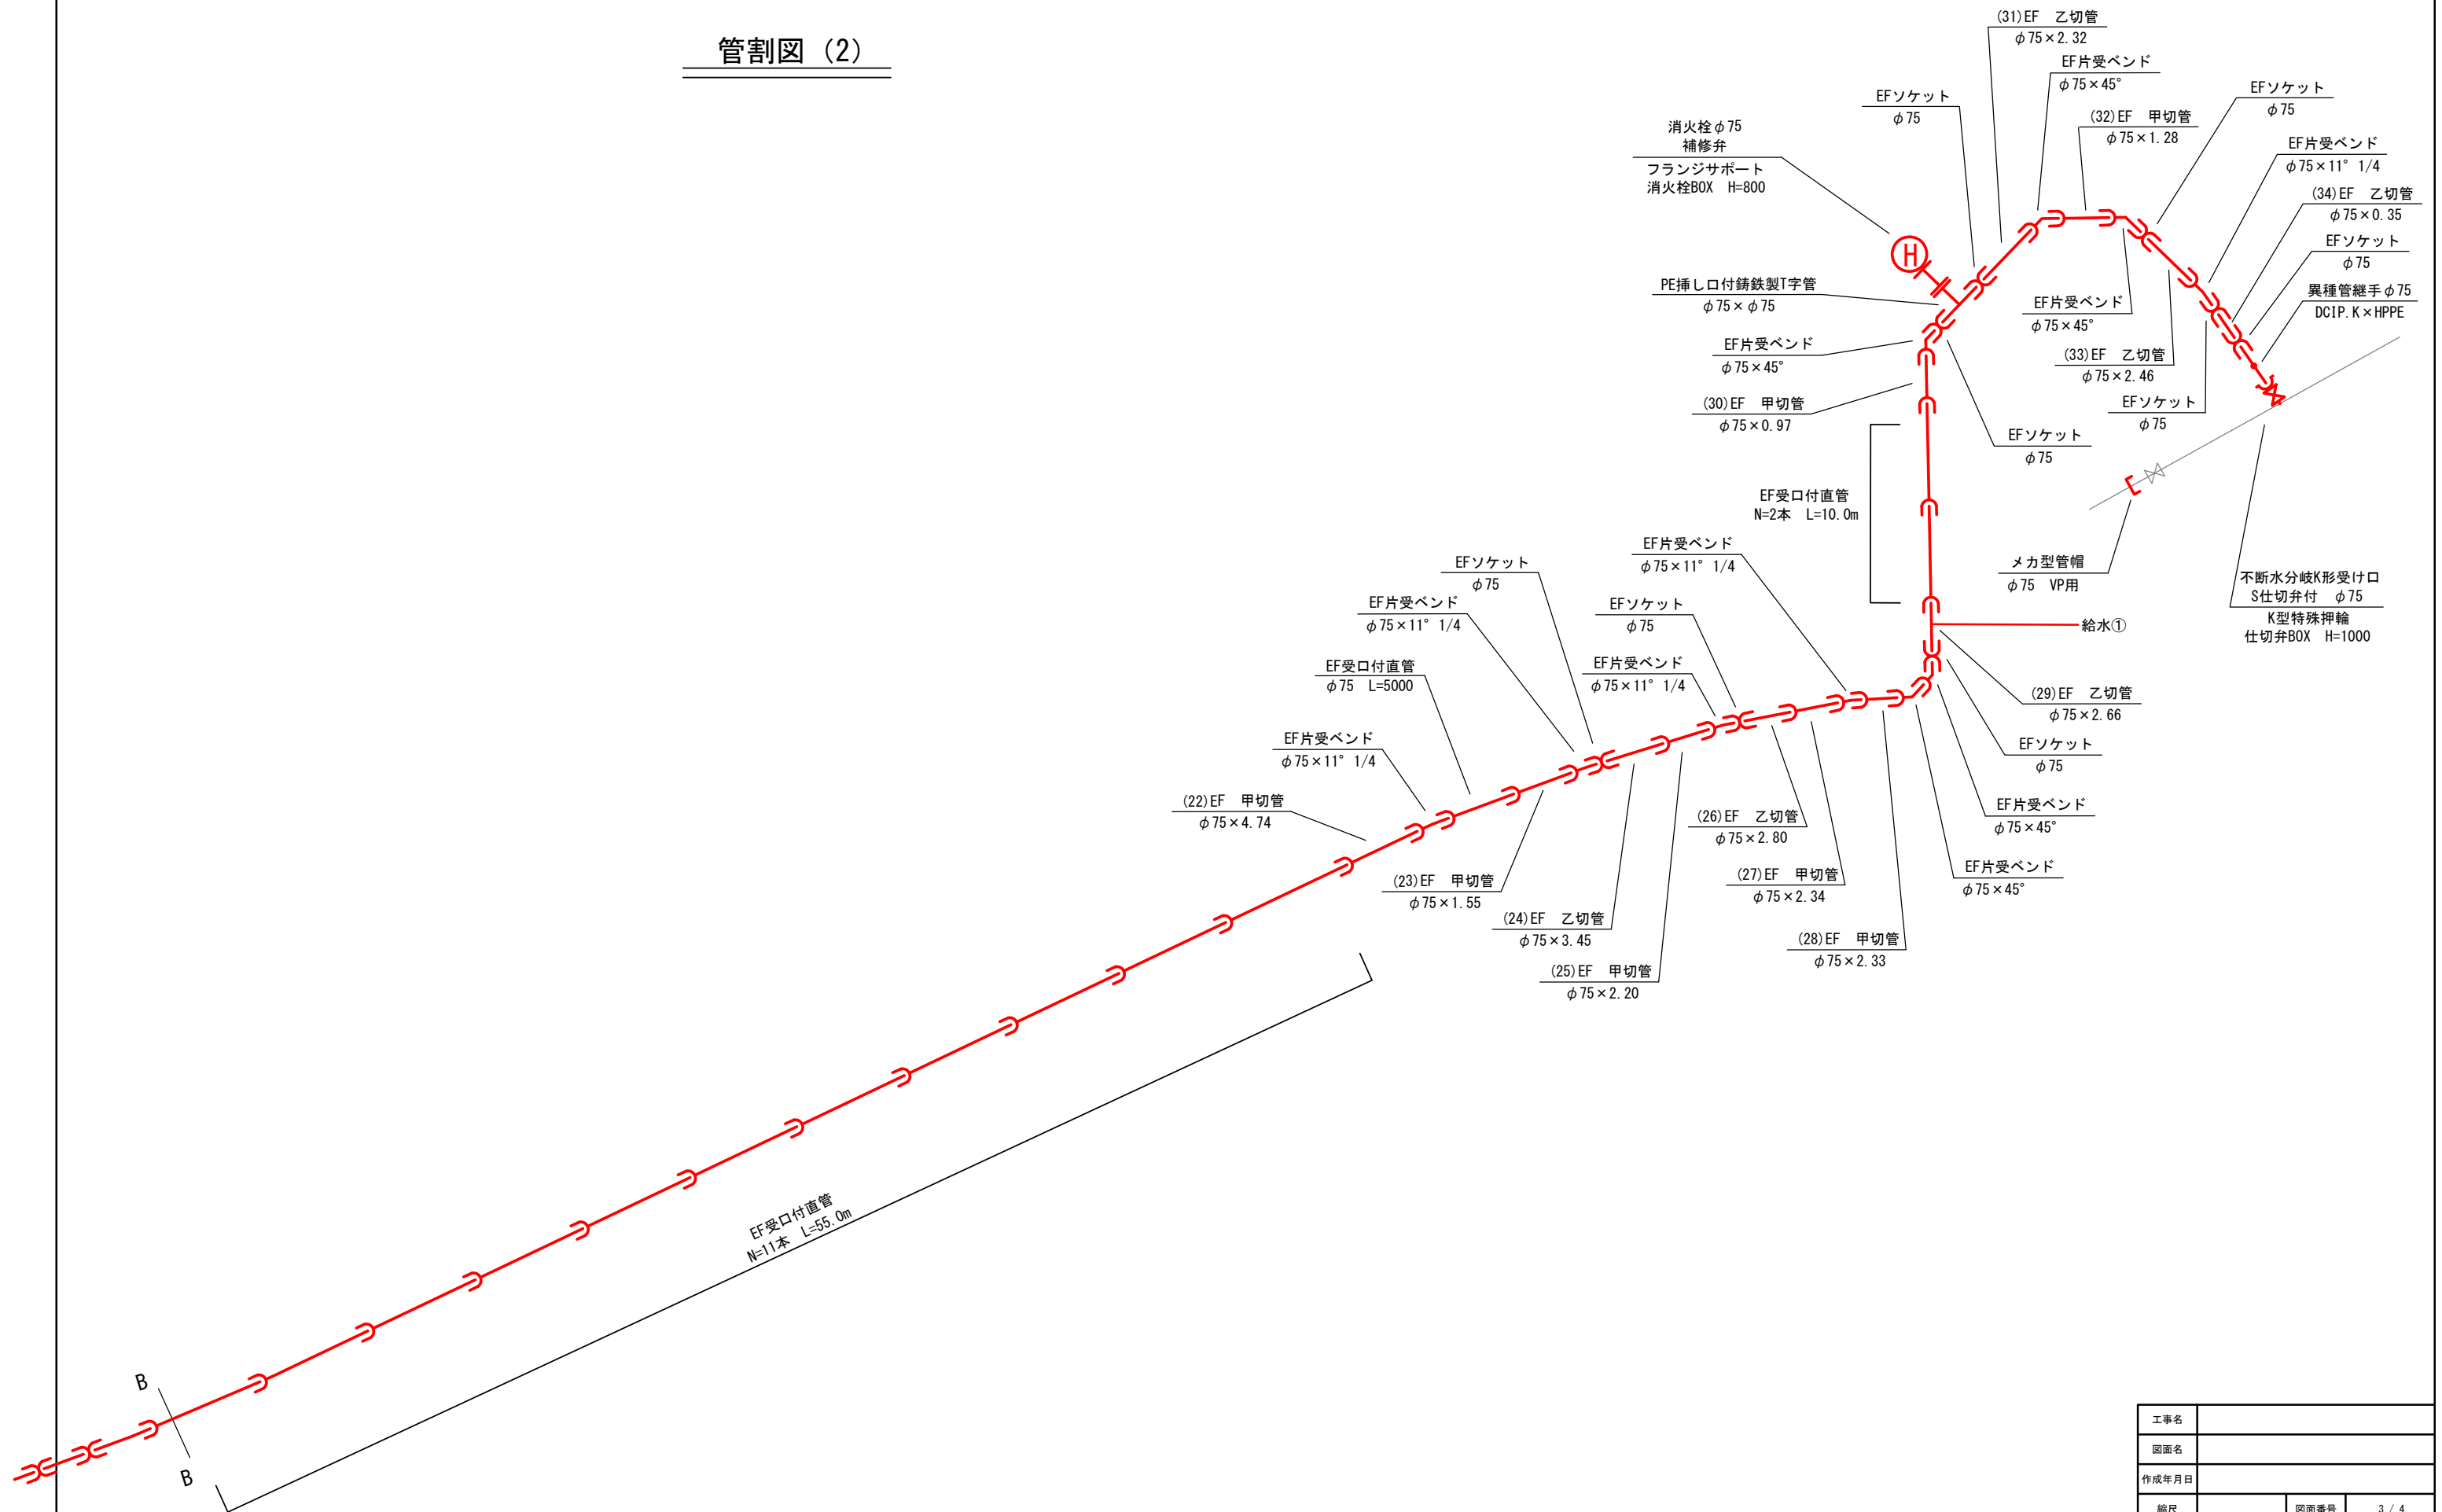


工事名			
図面名			
作成年月日			
縮尺		図面番号	3 / 4
会社名			
事業者名			

標準横断図


本設配水管

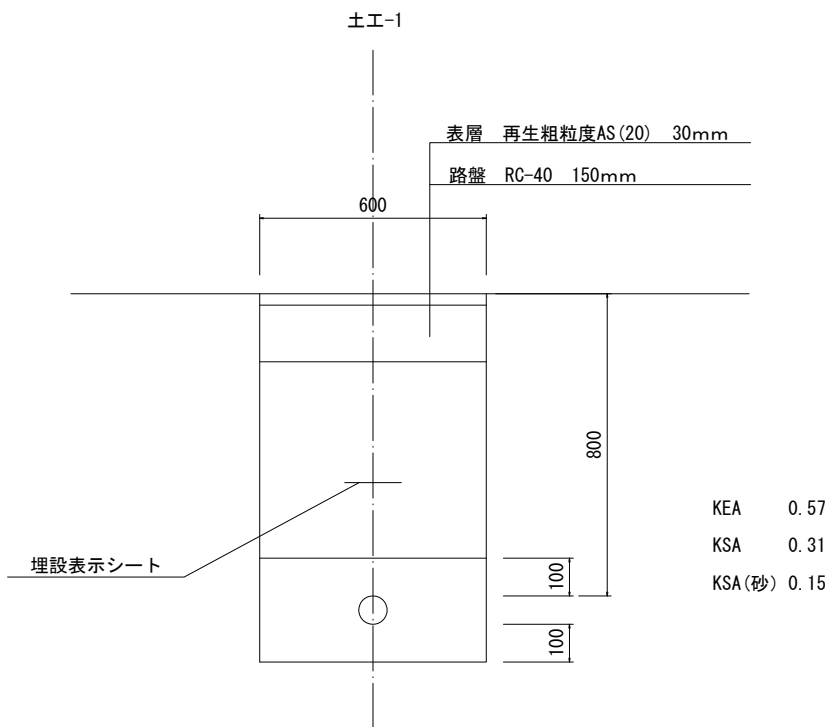

土工-2

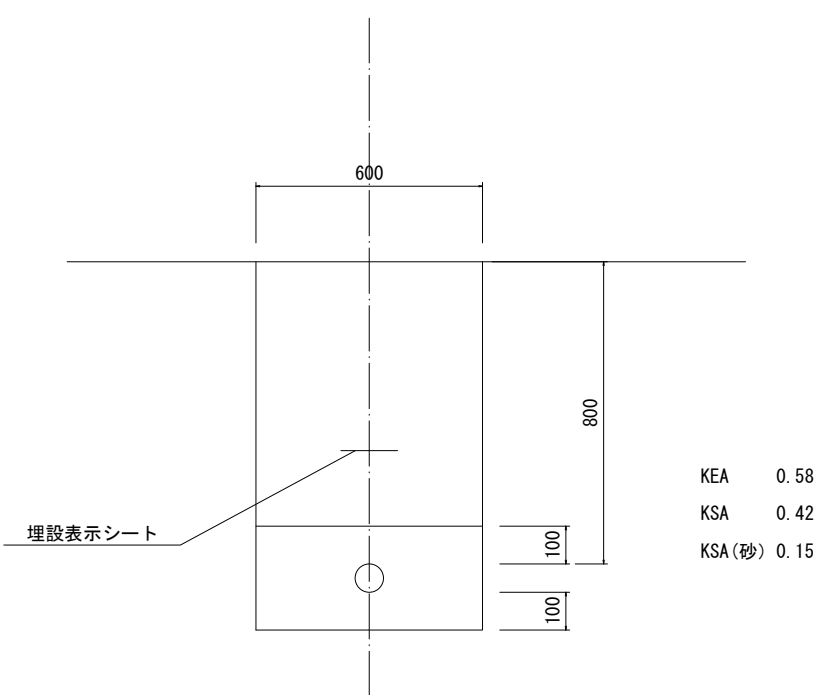


消火栓BOX H=800

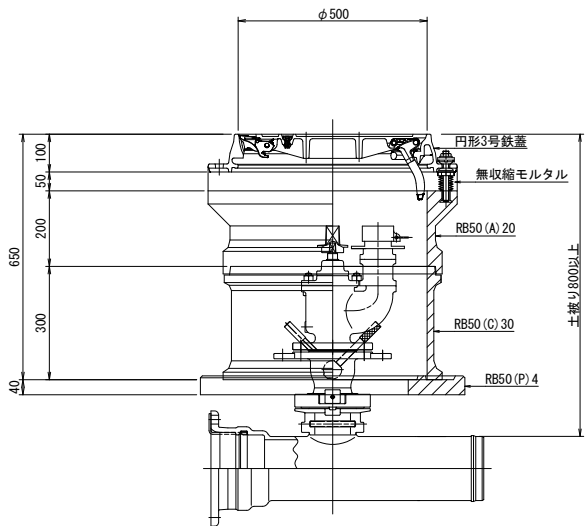


ボックス標準図


仕切弁BOX φ50 H=800

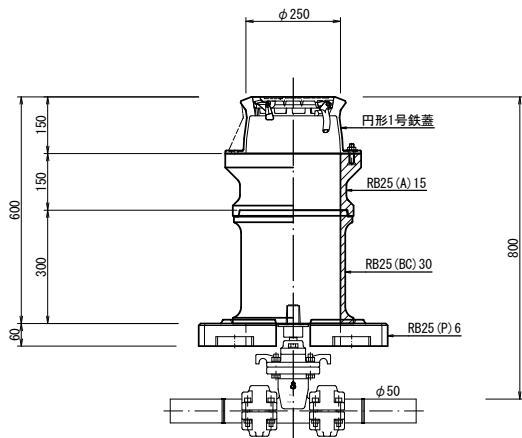

仕切弁BOX φ75 H=800

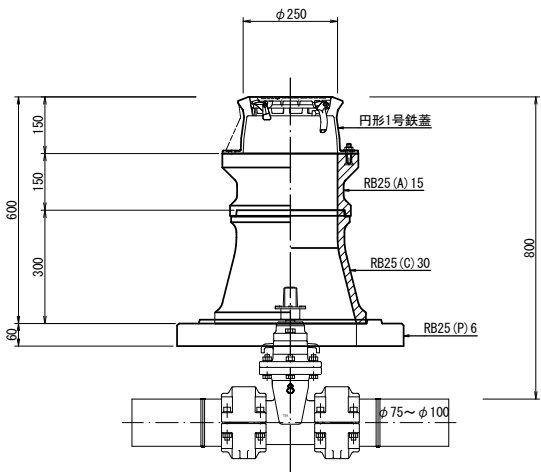

仕切弁BOX φ75 H=1000

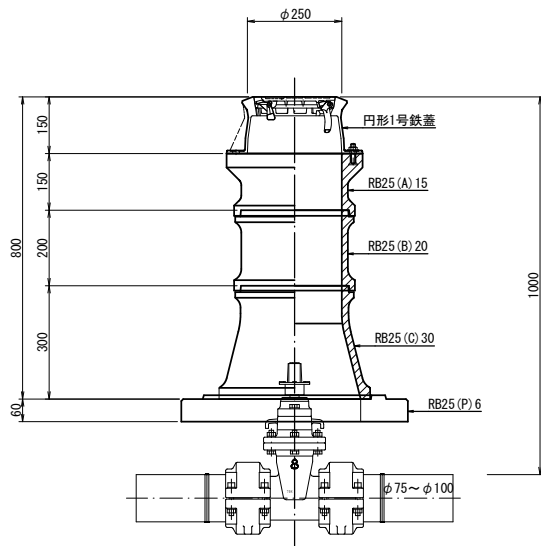

工事名			
図面名			
作成年月日			
縮尺		図面番号	4 / 4
会社名			
事業者名			