



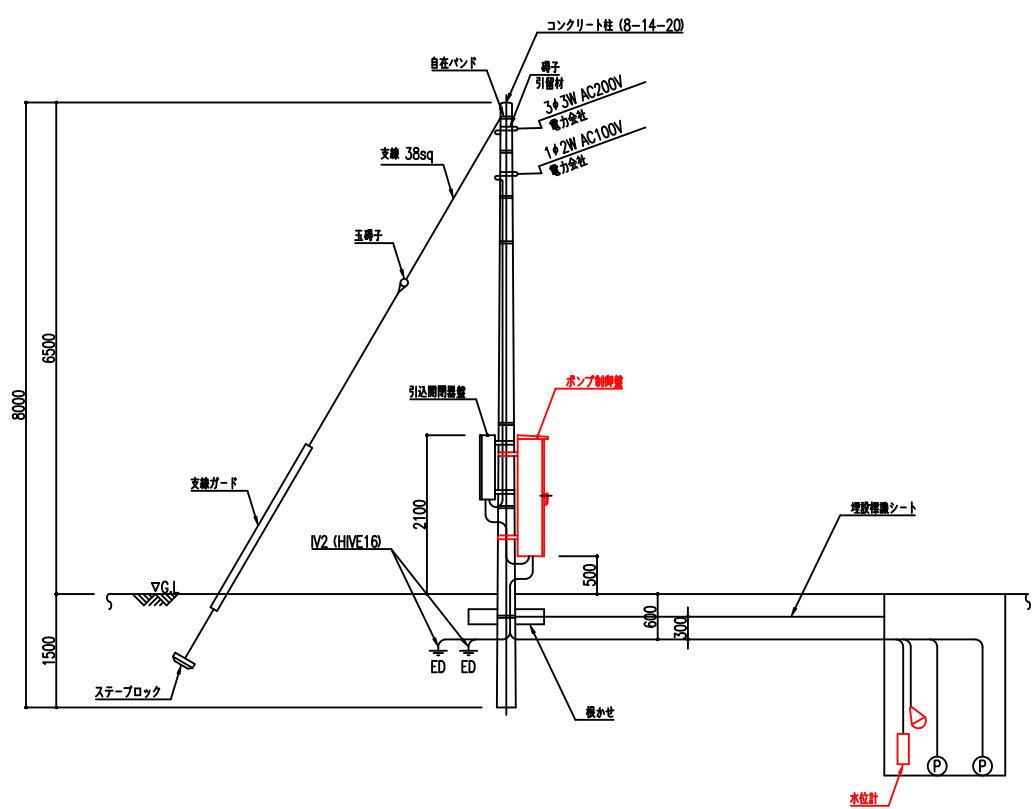



電気工事図 S=1/50

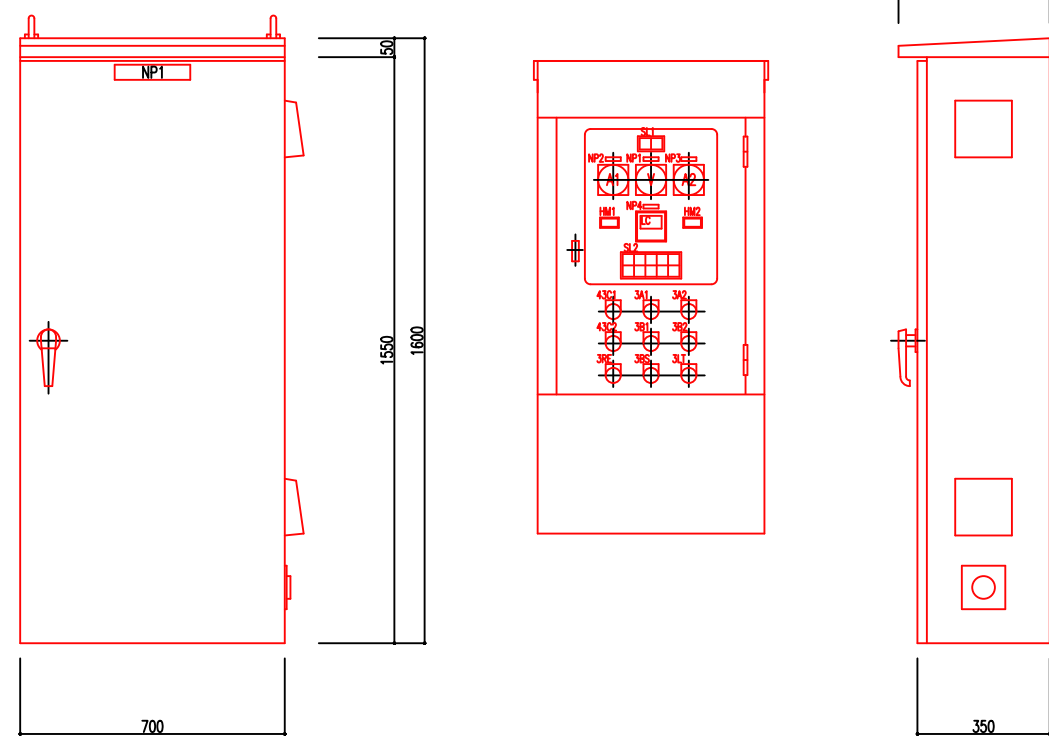

制御盤外形図 S=1/10

(材質SUS304)

マンホールポンプ(0.75kW)電気図
(参考)

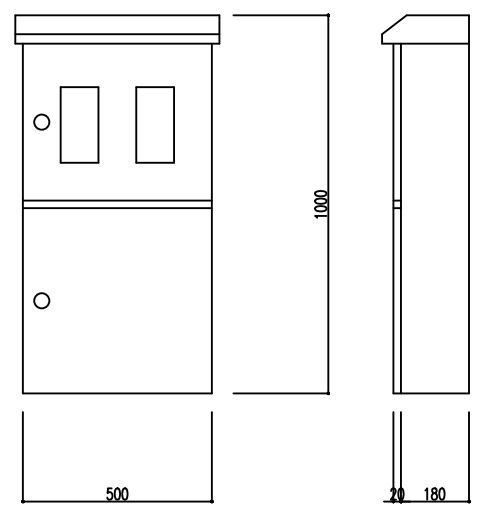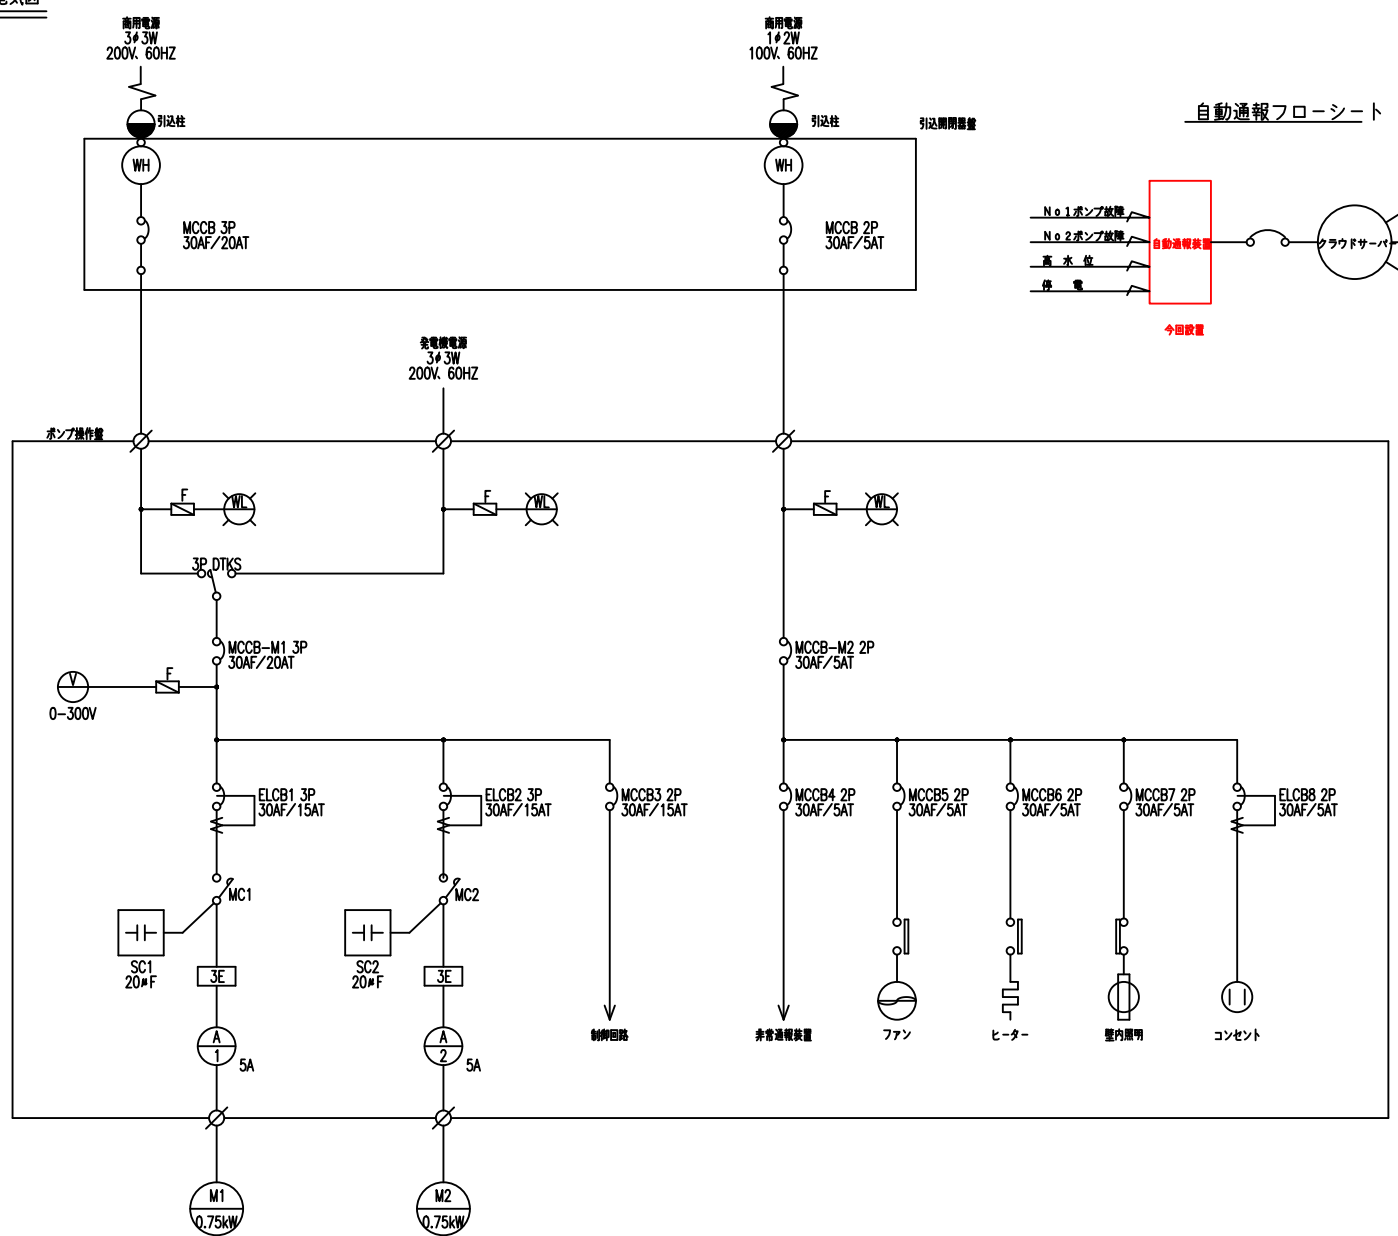

引込開閉器盤外形図 S=1/10

(材質SUS304)

単線結線図

SL1 記入文字

商用電源	発電電源
商用電源	発電電源


SL2 記入文字

No.1ポンプ	No.1ポンプ	No.2ポンプ	No.2ポンプ	水位計
運転	運転	運転	運転	異常
停止	停止	停止	停止	異常


凡例

記号	名称	備考
MCCB	配線用遮断器	
ELCB	漏電遮断器	
WL	電線ランプ	
V	電圧計	
A	電流計	
WH	電力計	
MC	電磁接触器	
3E	3Eリレー	
SC	逆相コンデンサ	
F	ヒューズ	
DTKS	両切ナイフスイッチ	

業務名/工事名	農業集落排水事業		
路線・河川名等	-		
施工箇所名	中継ポンプ		
図面の種類	電気図(参考)		
縮尺	-	図面番号	葉之内
会社名			
事務所名	恵那市		

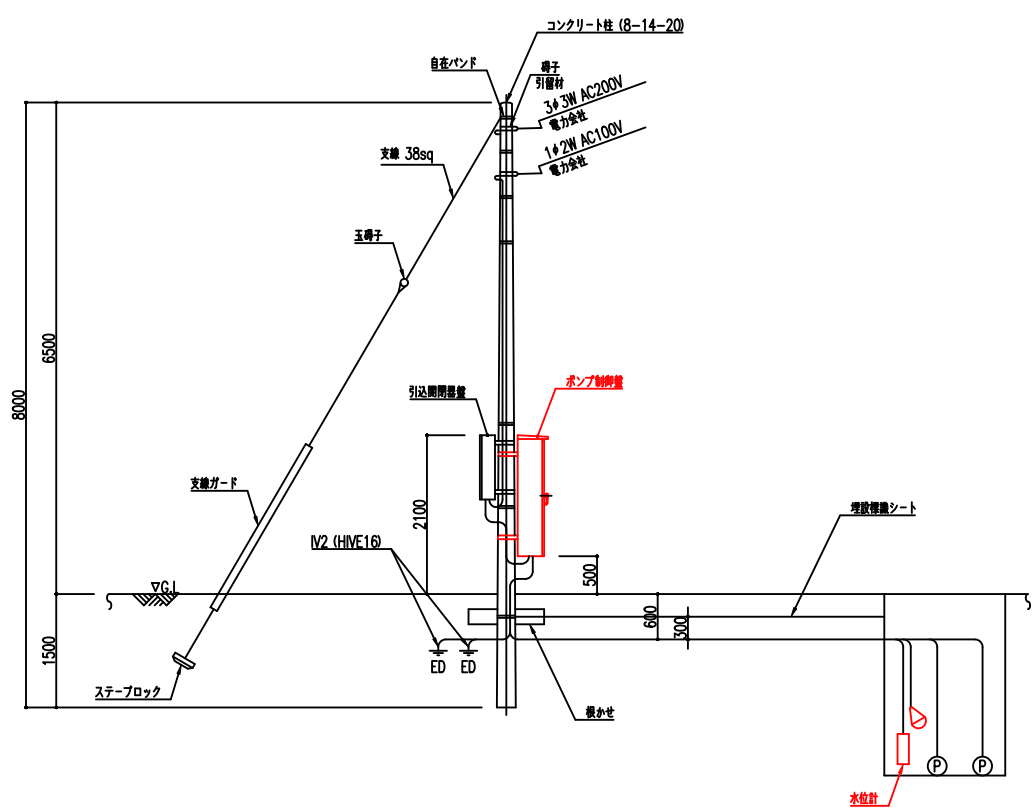


電気工事図 S=1/50

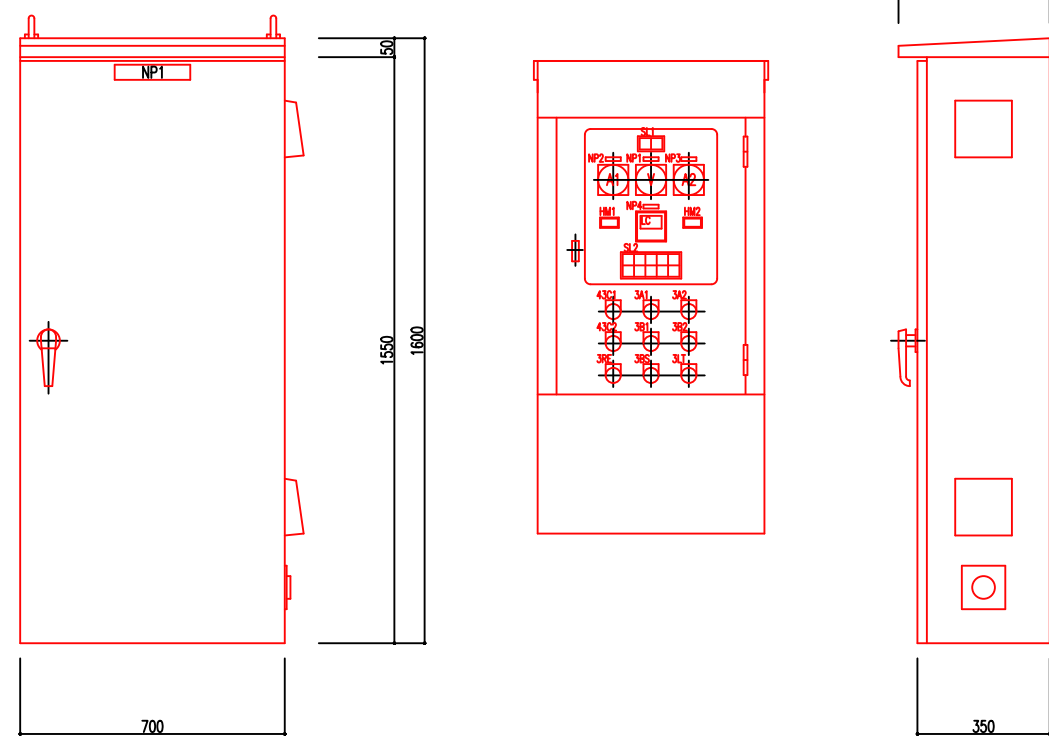

制御盤外形図 S=1/10

(材質SUS304)

マンホールポンプ(1.5kW)電気図
(参考)

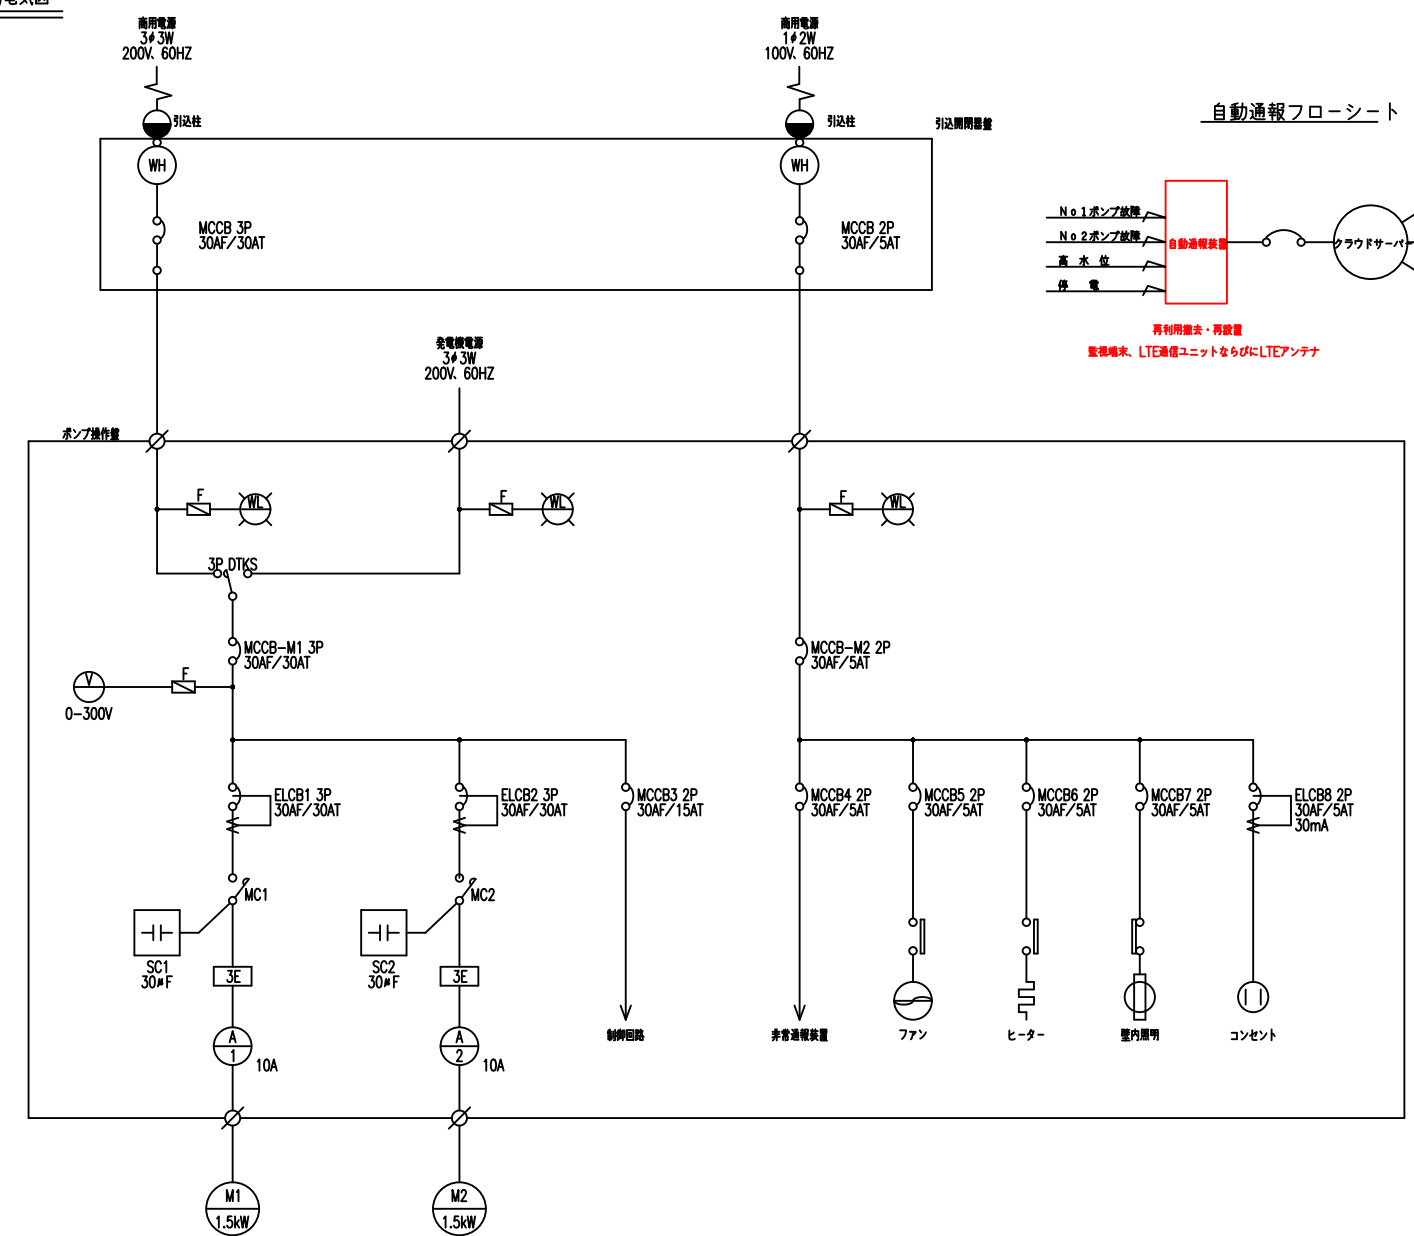

単線結線図

SL1 記入文字

SL2 記入文字

記号	名称
NP 1	動力受電電圧
NP 2	No.1 ポンプ
NP 3	No.2 ポンプ
NP 4	マンホール水位
43C1	手動 - 自動
43C2	1号 - 自交 - 2号
3A1	No.1 入
3A2	No.2 入
3B1	No.1 切
3B2	No.2 切
3RE	故障リセット
3B8	
3LT	ランプテスト

No.1ポンプ	No.1ポンプ	No.2ポンプ	No.2ポンプ	水位計	異常
運転	運転	運転	運転	異常	異常
停止	停止	停止	停止	異常	異常

記号	名称	備考
MCCB	配線用遮断器	
ELCB	漏電遮断器	
WL	電線ランプ	
V	電圧計	
A	電流計	
WH	電力計	
MC	電磁接触器	
3E	3Eリレー	
SC	逆相コンデンサ	
F	ヒューズ	
DTKS	両切ナイフスイッチ	

業務名/工事名	農業集落排水事業		
路線・河川名等	-		
施工箇所名	中継ポンプ		
図面の種類	電気図(参考)		
縮尺	-	図面番号	葉之内
会社名			
事務所名	恵那市		

引込開閉器外形図 S=1/10

(材質SUS304)